


1 2階平面図 1:300 ガス工事は別途工事とし、巻戻とする。

図面番号	9/37
図名	1-4731
縮尺	1:300
作成者	35
承認者	
作成日	
承認日	

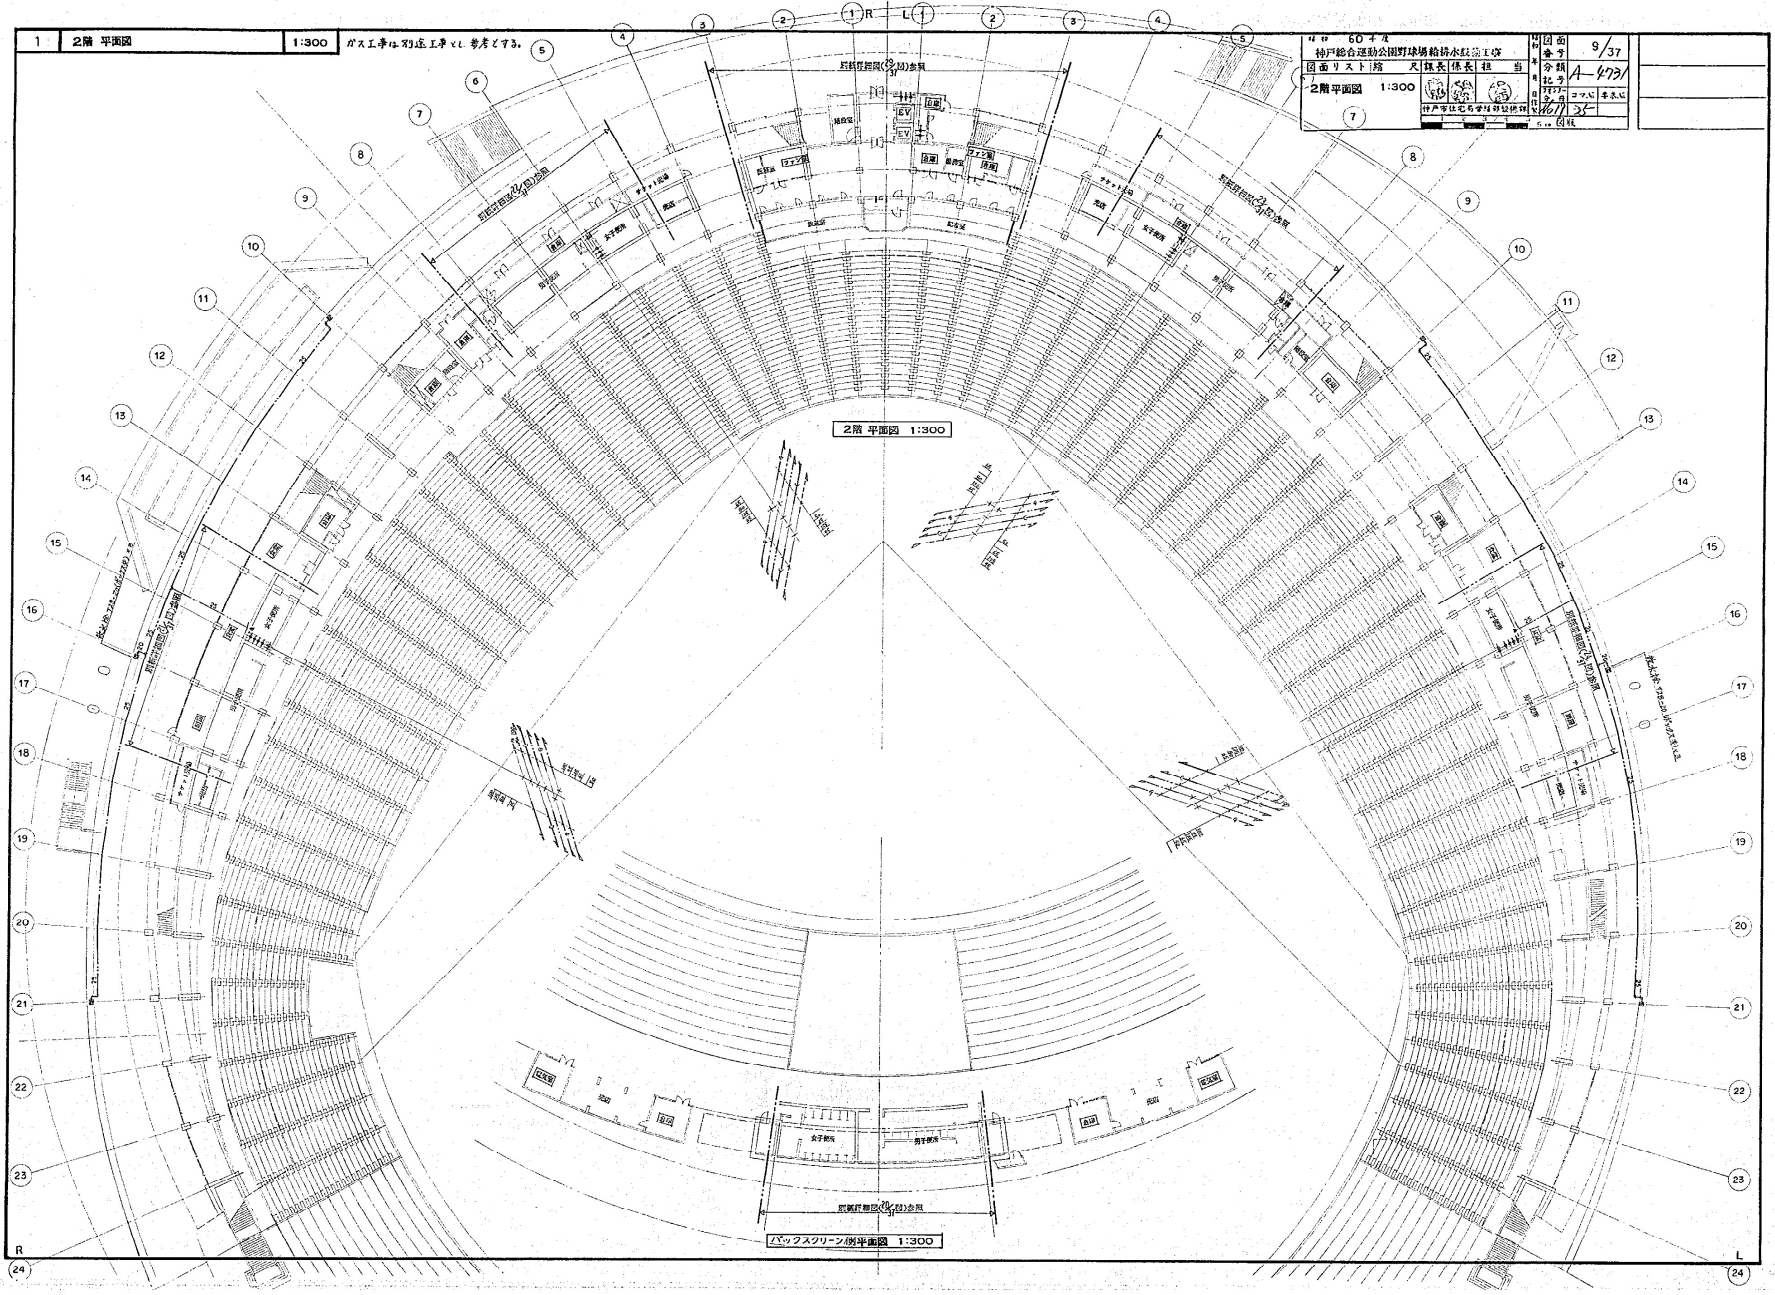


2階平面図 1:300

バックスクリーン側平面図 1:300

1 3階 4階 屋根 平面図 1:300 ガス工事は別図工事とし参考とする。

4号 60号	川図面	10/31
初年度総合公園野球場給排水設備工事	川番号	10-4731
図面リスト 概 尺 表 註 意	種類	
3階 平面図 1:300	設計	
中3階 平面図 1:300	監理	
4階 平面図 1:300	校閲	
屋根 平面図 1:300	承認	

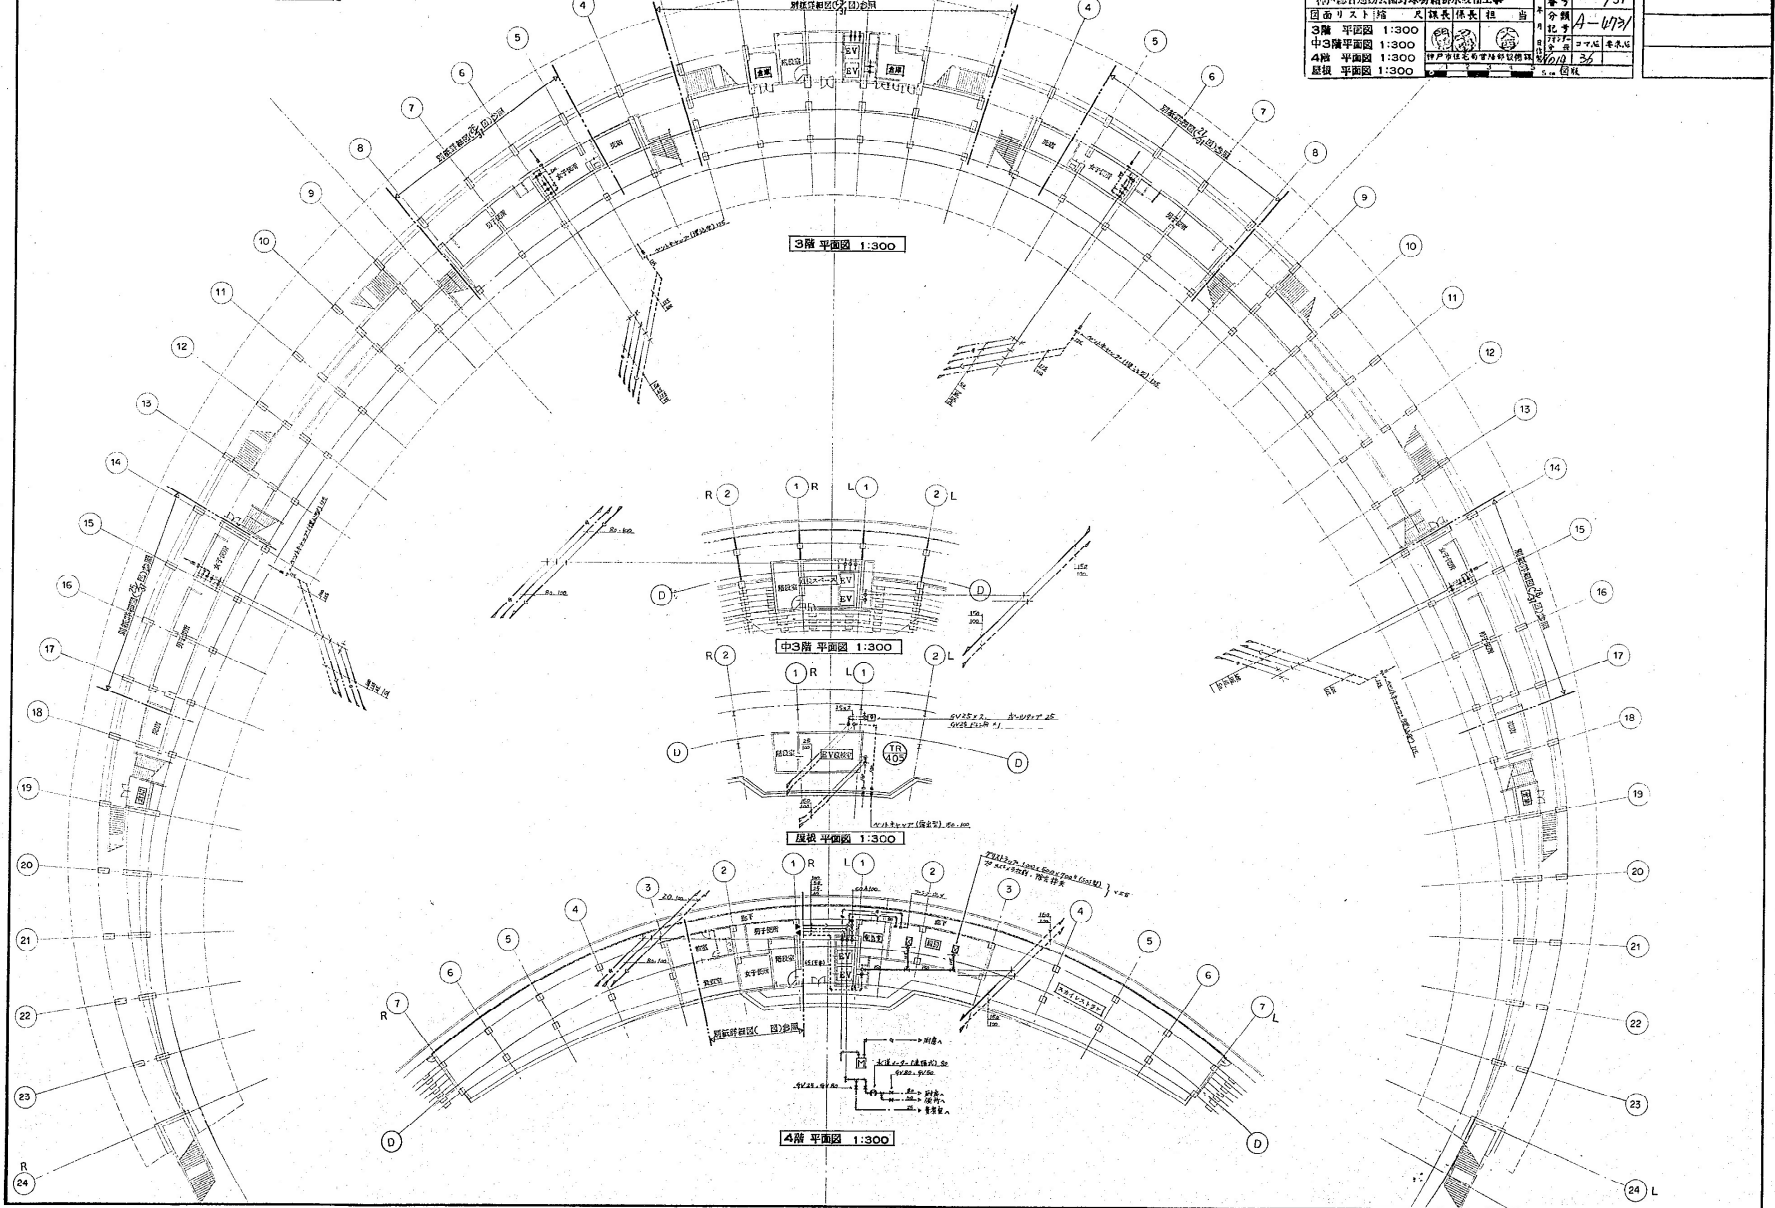


3階 平面図 1:300

中3階 平面図 1:300

屋根 平面図 1:300

4階 平面図 1:300

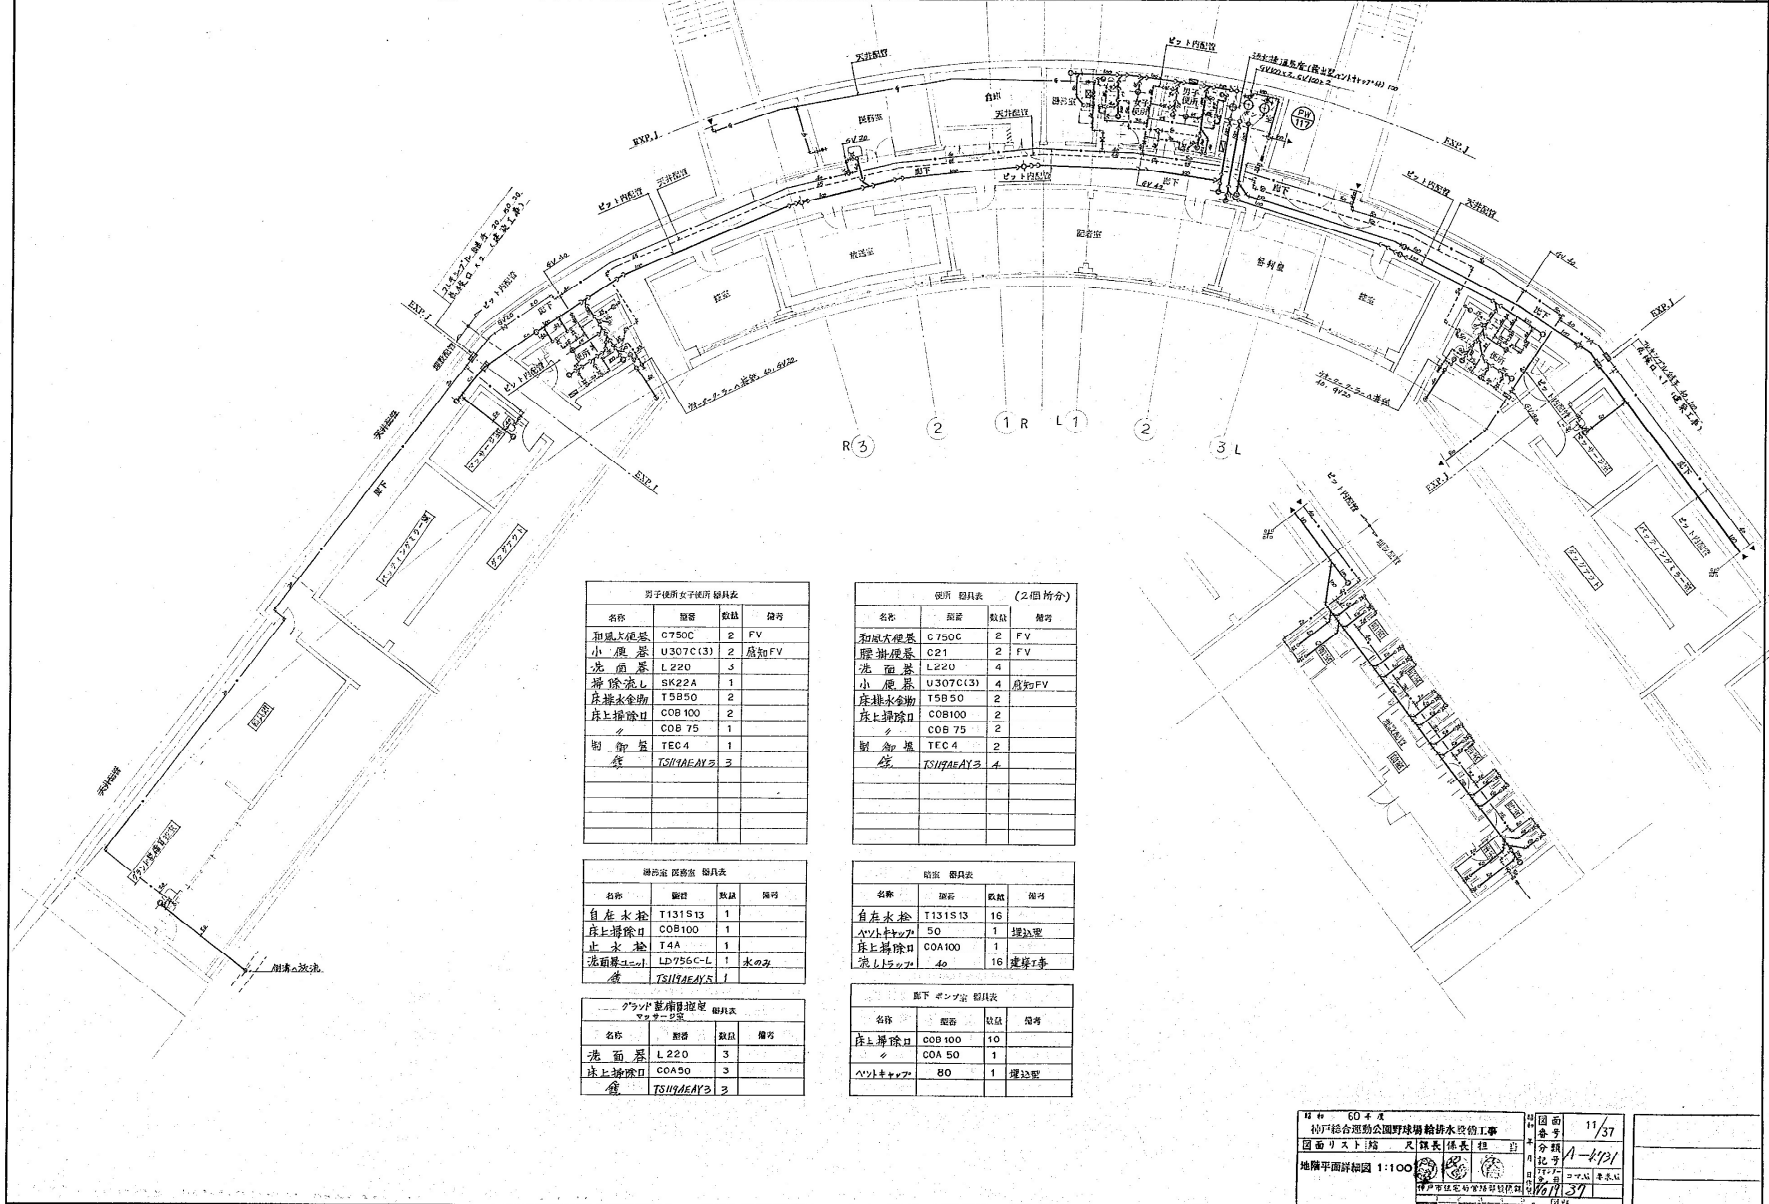

男子便所女子便所 器具表			
名称	数量	単位	備考
和風大便器	C750C	2	FV
小便器	U307C(3)	2	扇知FV
洗面器	L220	3	
掃除洗し	SK22A	1	
床排水金物	T5B50	2	
床上げ掃除口	COB100	2	
掃除機	COB75	1	
物置架	TEC4	1	
鏡	TS119AEAY3	3	

便所 器具表 (2組併合)			
名称	数量	単位	備考
和風大便器	C750C	2	FV
腰掛便器	C21	2	FV
洗面器	L220	4	
小便器	U307C(3)	4	扇知FV
床排水金物	T5B50	2	
床上げ掃除口	COB100	2	
掃除機	COB75	2	
物置架	TEC4	2	
鏡	TS119AEAY3	4	


更衣室 器具表			
名称	数量	単位	備考
自流水栓	T131S13	1	
床上げ掃除口	COB100	1	
止水栓	T4A	1	
洗面器	LD756C-L	1	水のみ
鏡	TS119AEAY3	1	

更衣室 器具表			
名称	数量	単位	備考
自流水栓	T131S13	16	
AVT小キック	50	1	埋込型
床上げ掃除口	COA100	1	
流しトラップ	40	16	埋込型

クラブ室 器具表			
名称	数量	単位	備考
洗面器	L220	3	
床上げ掃除口	COA50	3	
鏡	TS119AEAY3	3	


廊下 ベンツ室 器具表			
名称	数量	単位	備考
床上げ掃除口	COB100	10	
掃除機	COA50	1	
AVT小キック	50	1	埋込型

日付	60年度	図面	11/37
工程	神戸総合運動公園野球場観客水空併工	分	
図面	図面リスト	尺	縦長
地階	地階平面詳細図	1:100	
設計	神戸市建設局建築部	1/37	

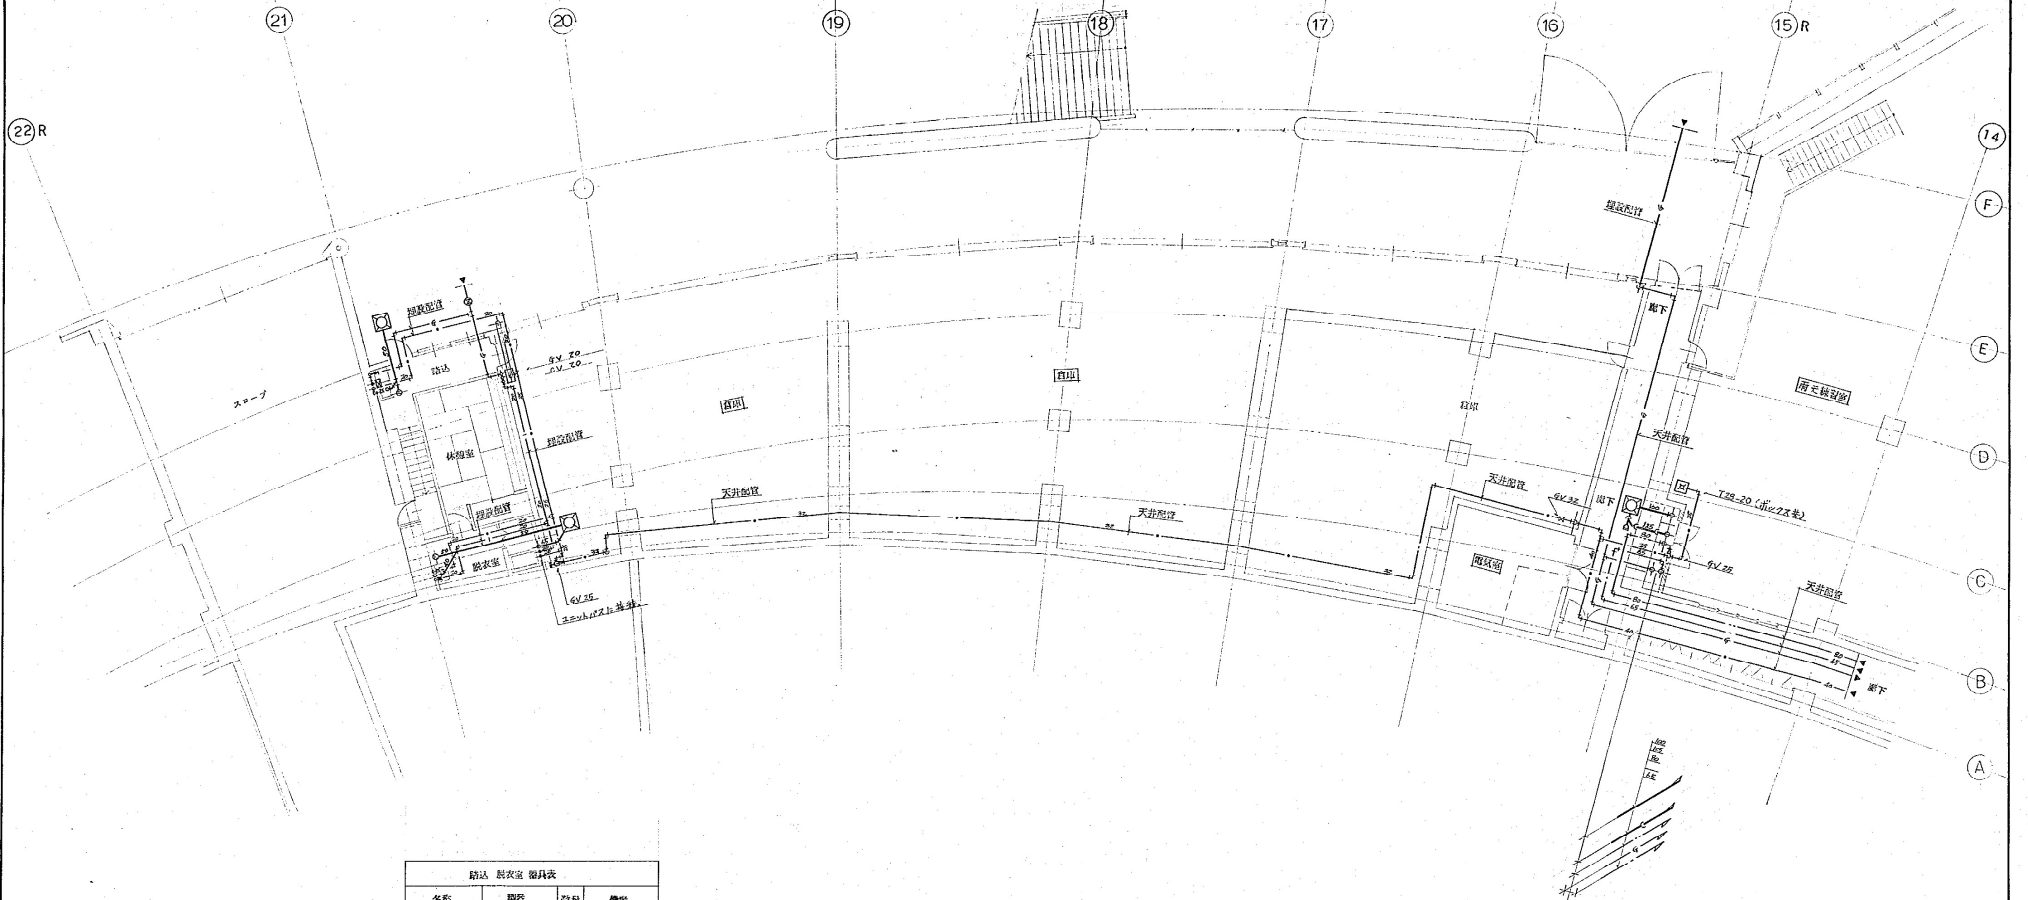


名称	規格	数量	備考
自在水栓	T/D1 S/2	1	
止水栓	T/A	1	
床下掃除口	COA 50	2	
洗面器	L 221 C F	1	
ユニットバス		1	建築工事
鏡	TS117AEAY3	1	


60年度	図面番号	12/37
神戸総合運動公園野球場給排水設備工事	分欄	A-4/13
図面リスト控	尺規表	係長 担 当
1階平面詳細図 1	神戸市建設局 建築部 建築課	1997年 12月 10日
1:100	神戸市建設局 建築部 建築課	1997年 12月 10日
神戸市建設局 建築部 建築課		

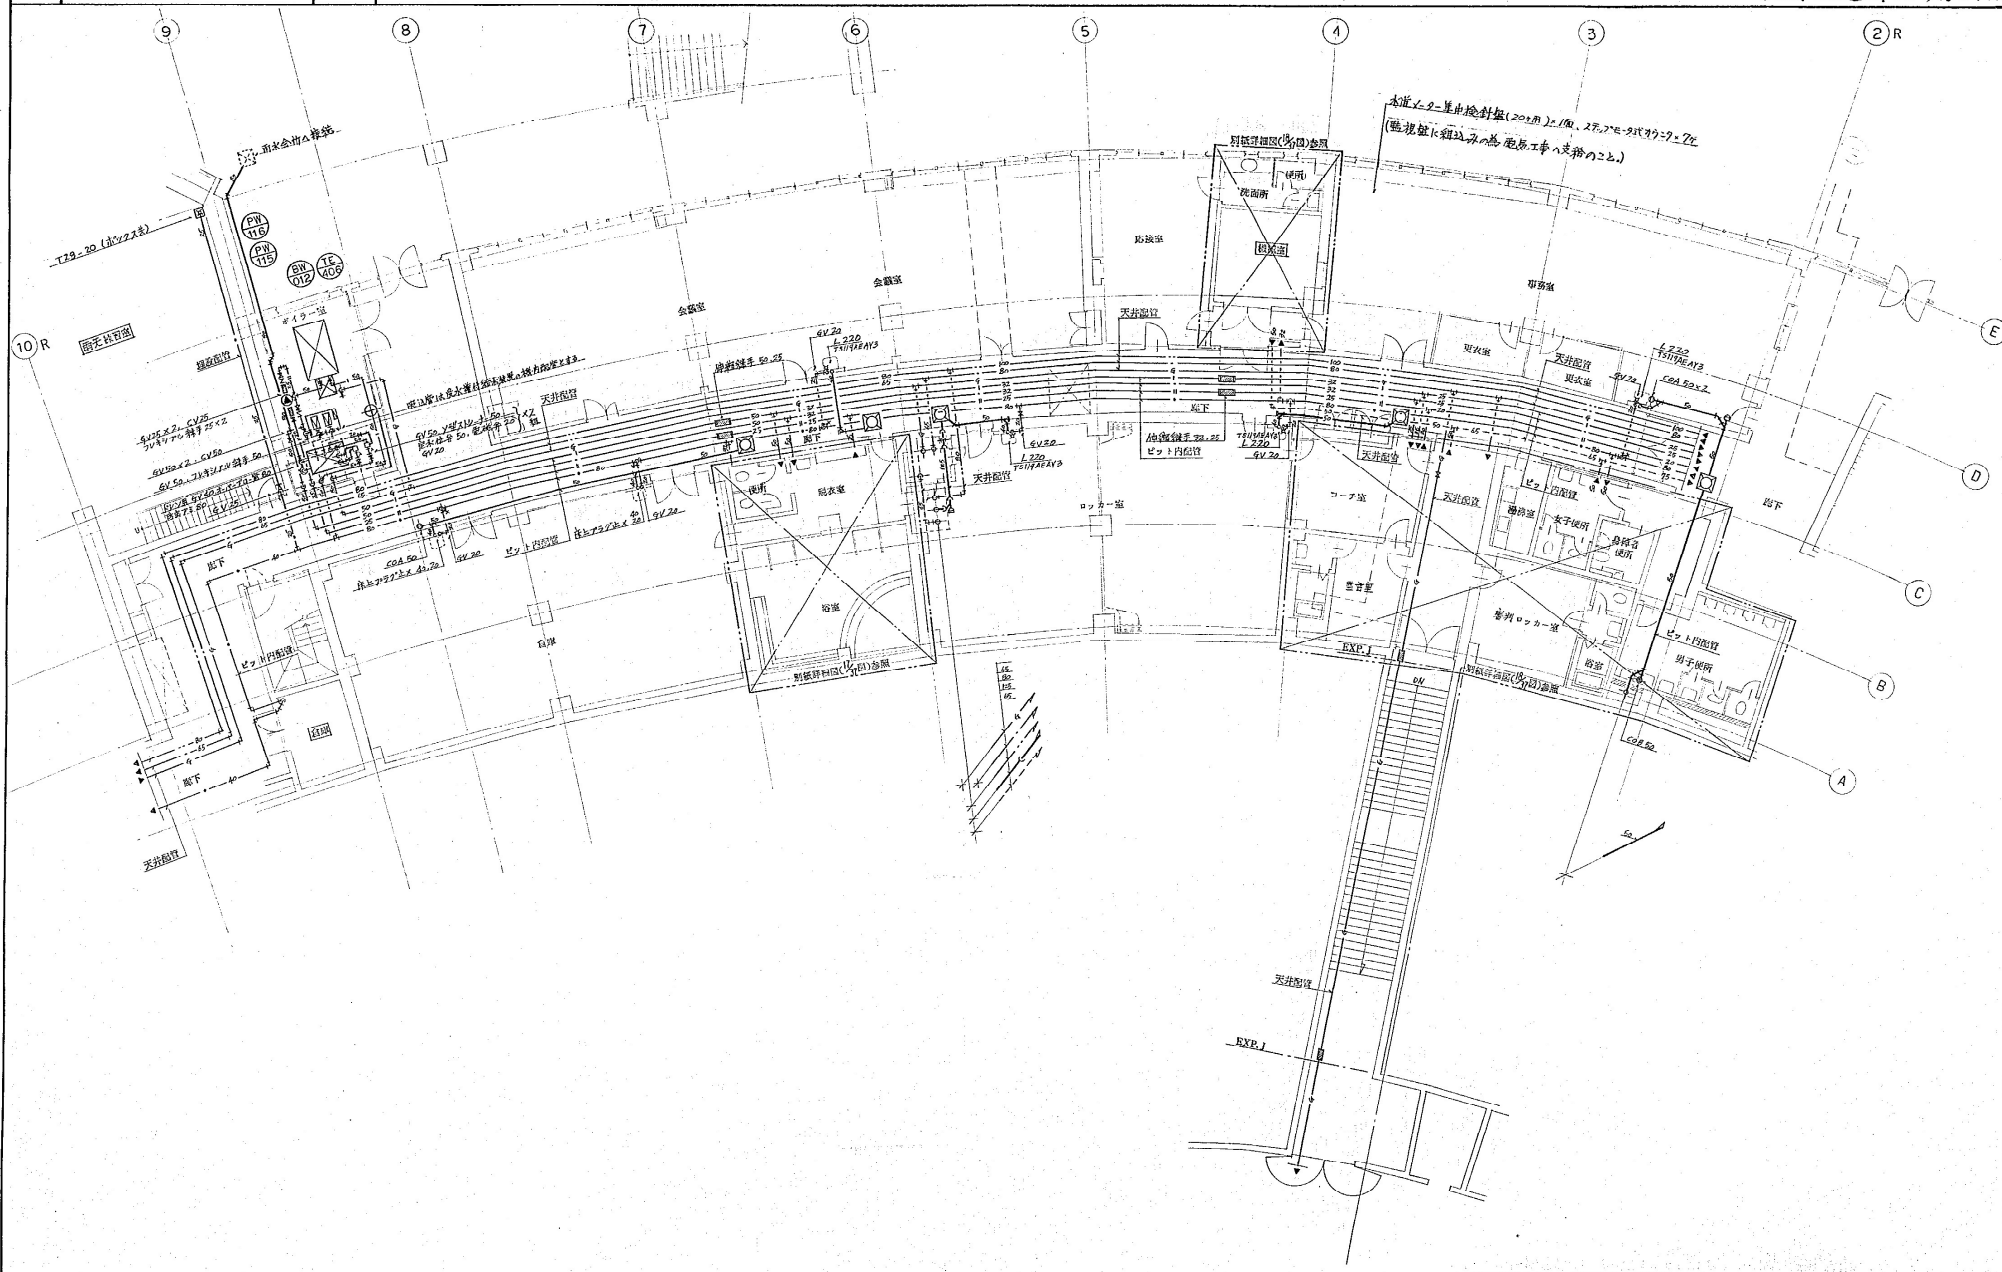


1階 平面詳細図 1階平面詳細図 2 1:100	神戸総合運動公園野球場給排水設備工事 図面リスト種 天 縦長 横長 粗 苗 1:100 神戸市建設局管理課設計課	図面番号 13/37 分類記号 A-4731 図面枚数 37 1:100
--------------------------------	---	---

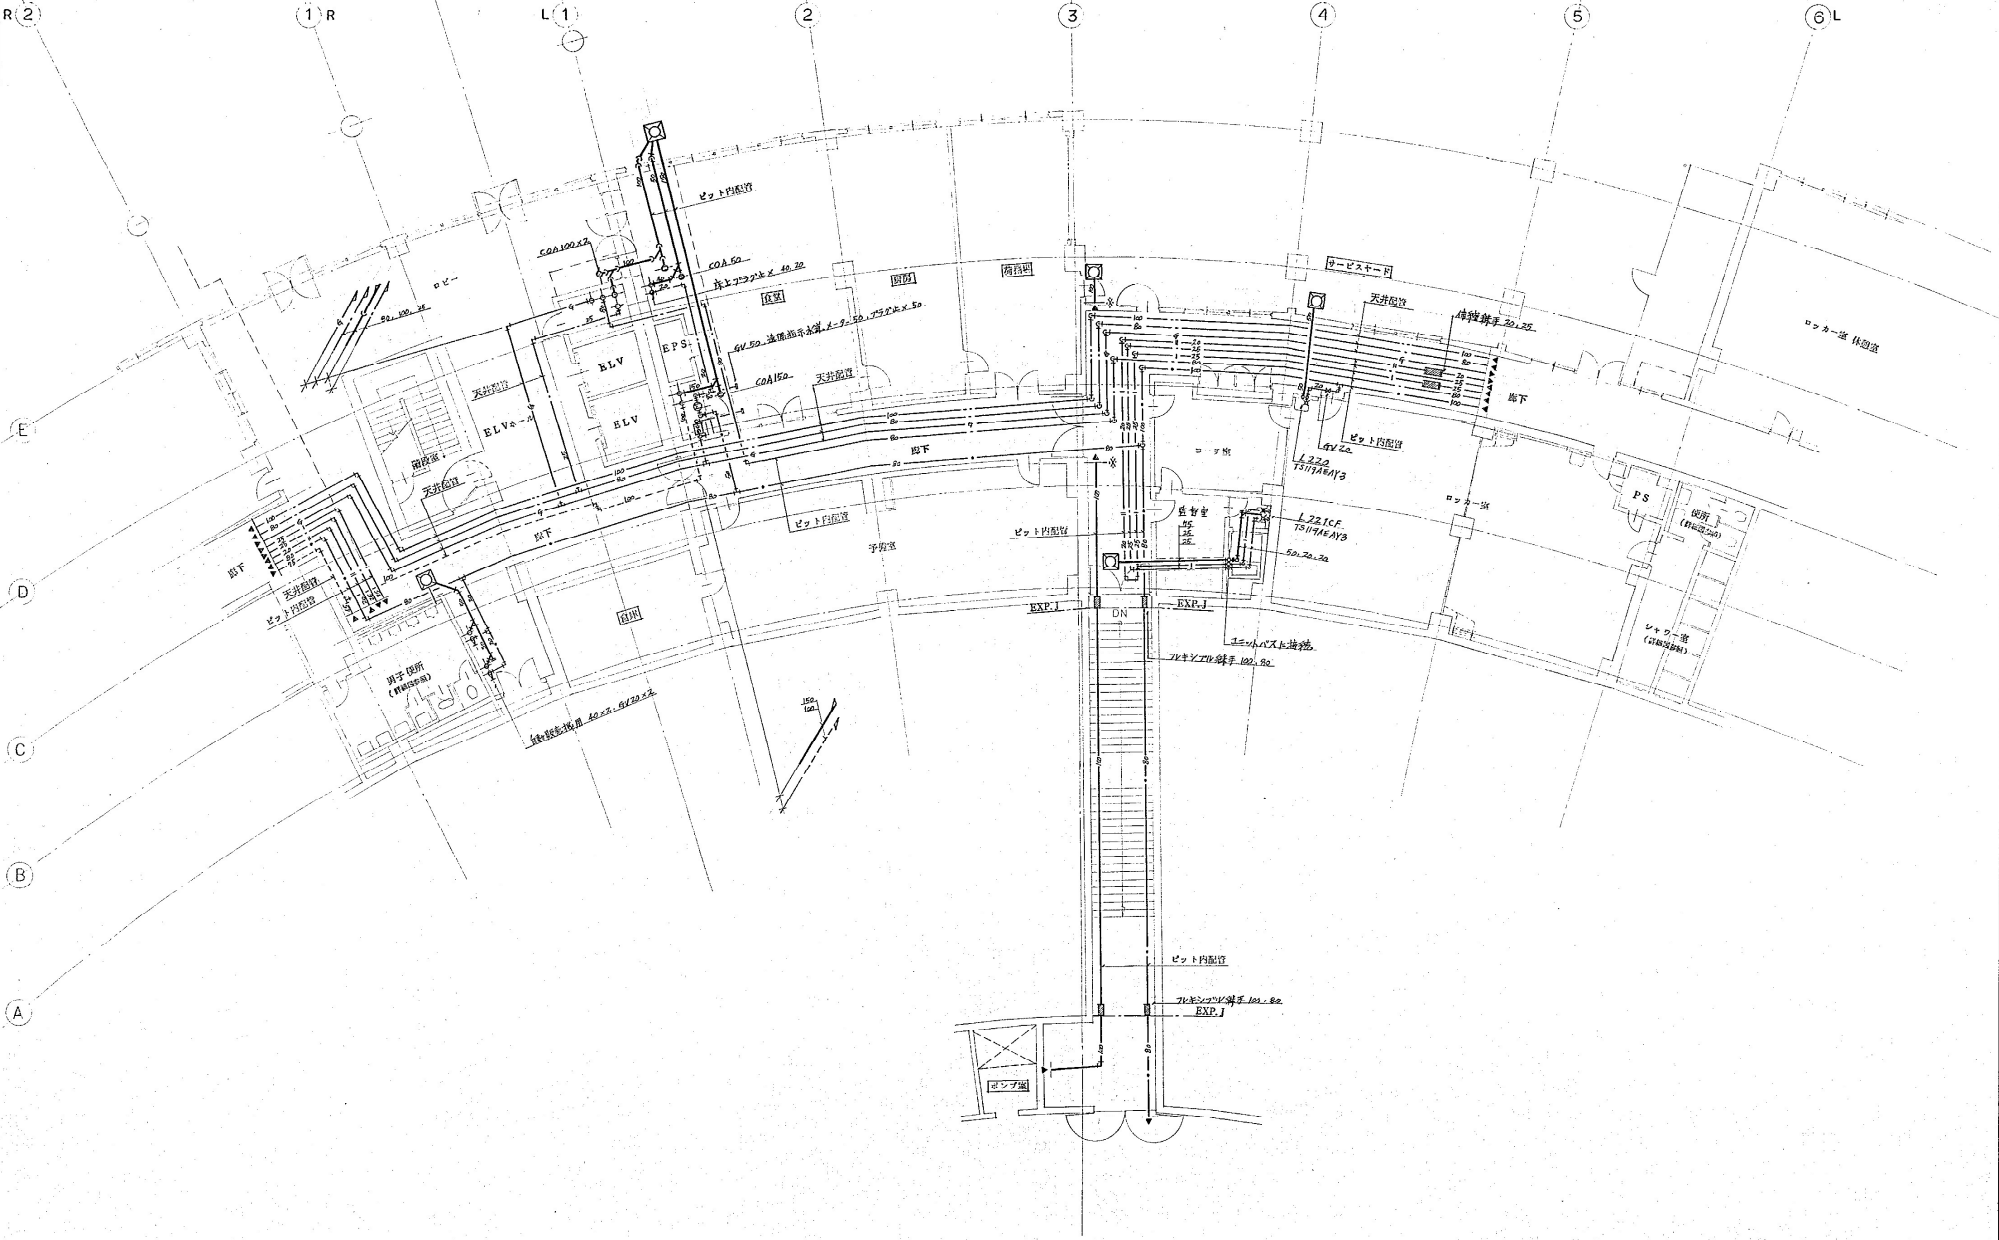


図面 番号 1階平面詳細図 3 1:100	図面 番号 14/37 A-4731 コマ図 1/40	項目 1階平面詳細図 3 1:100 神戸総合運動公園野球場給排水設備工事
--------------------------------	--	--

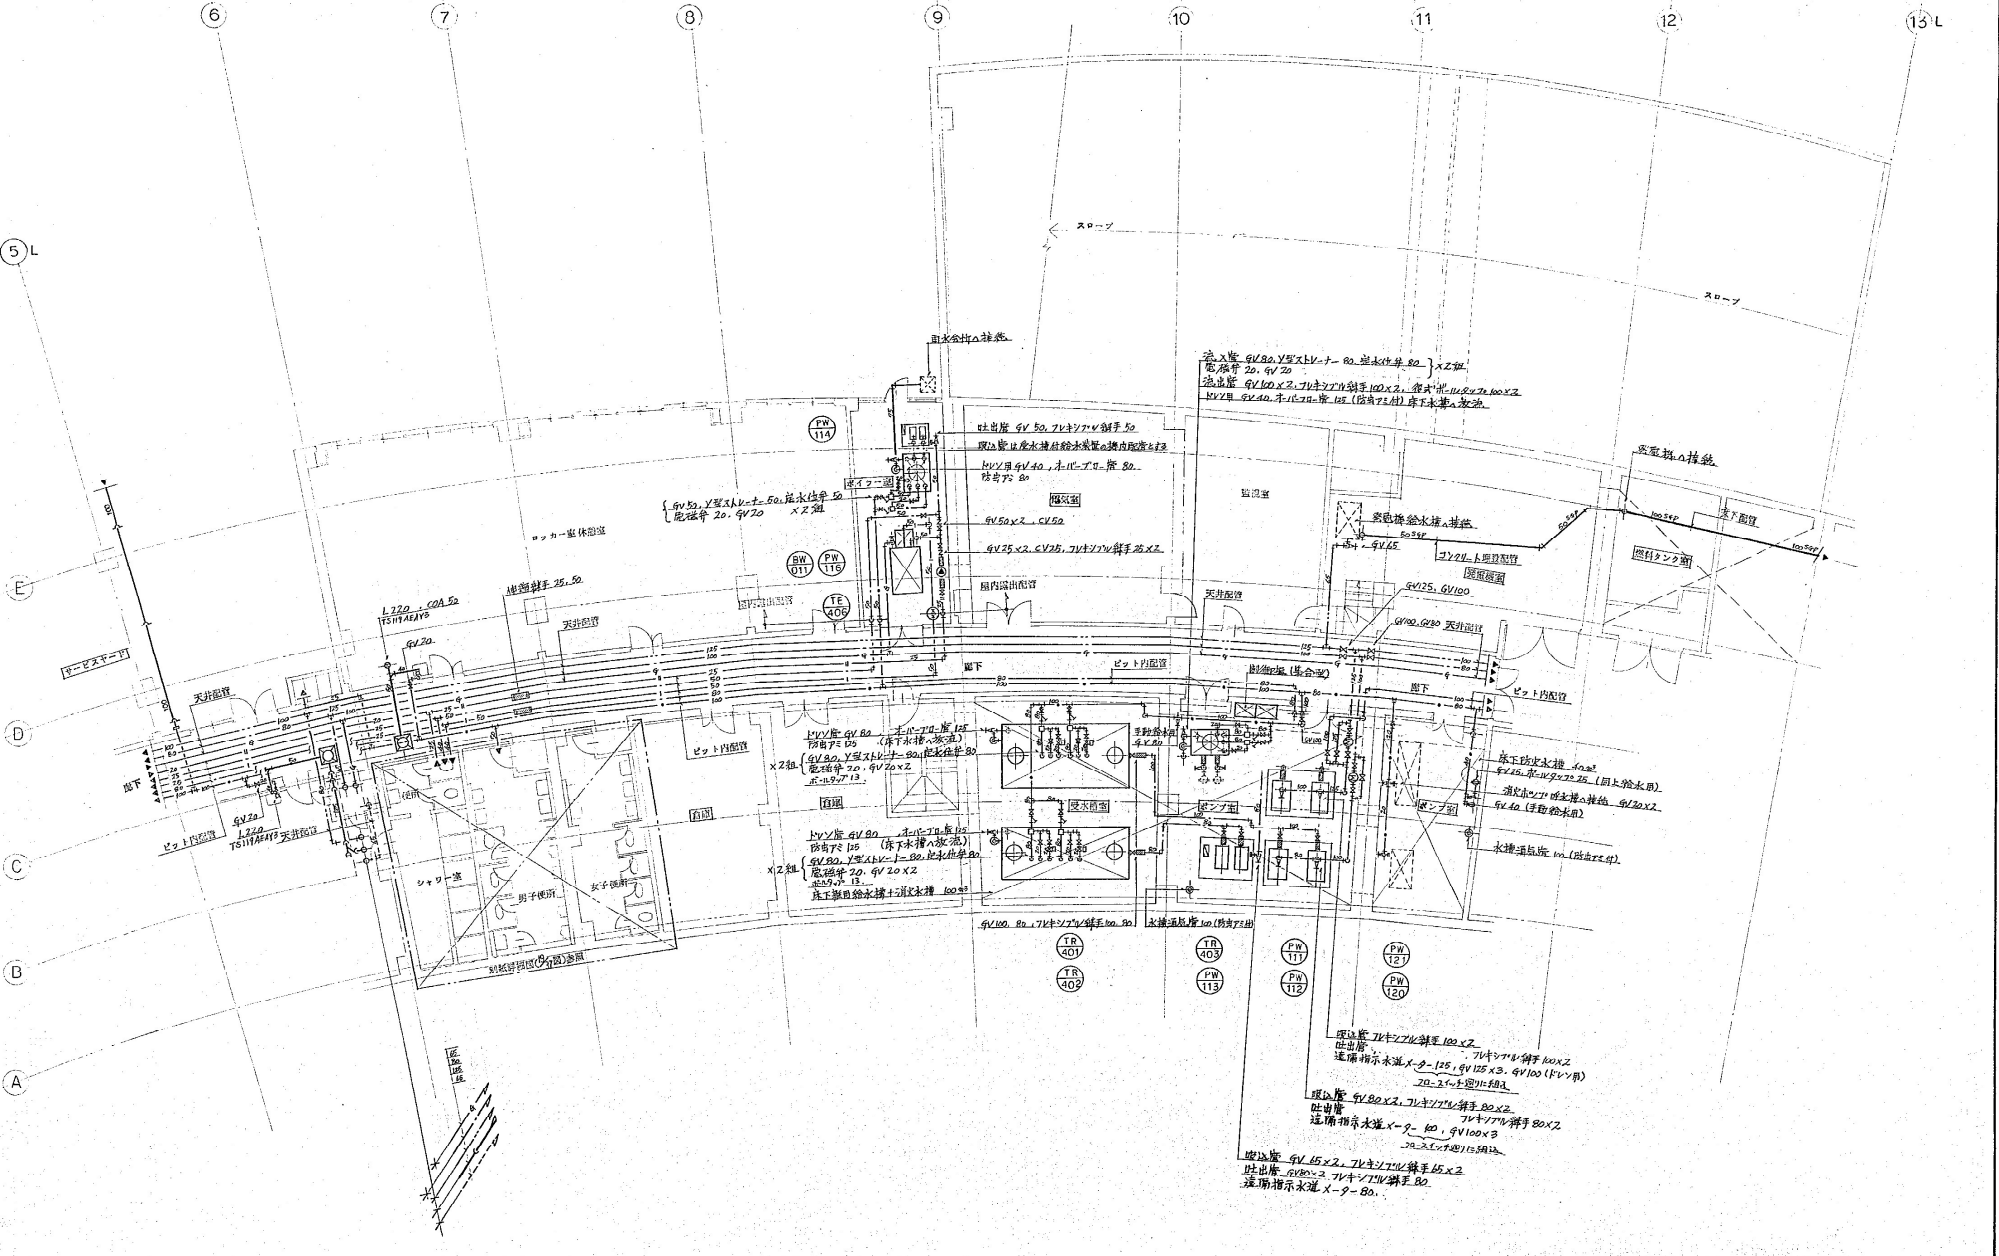


縮尺	60 千分	図面番号	15/37
工程	神戸総合運動公園野球場給排水設備工事	分類	A-4731
図面	図面リスト 尺 縦長 横長 担	北子	
1階 平面詳細図 4		作成	コヤマ 孝久
1:100		校核	コヤマ 孝久
		承認	
		図名	

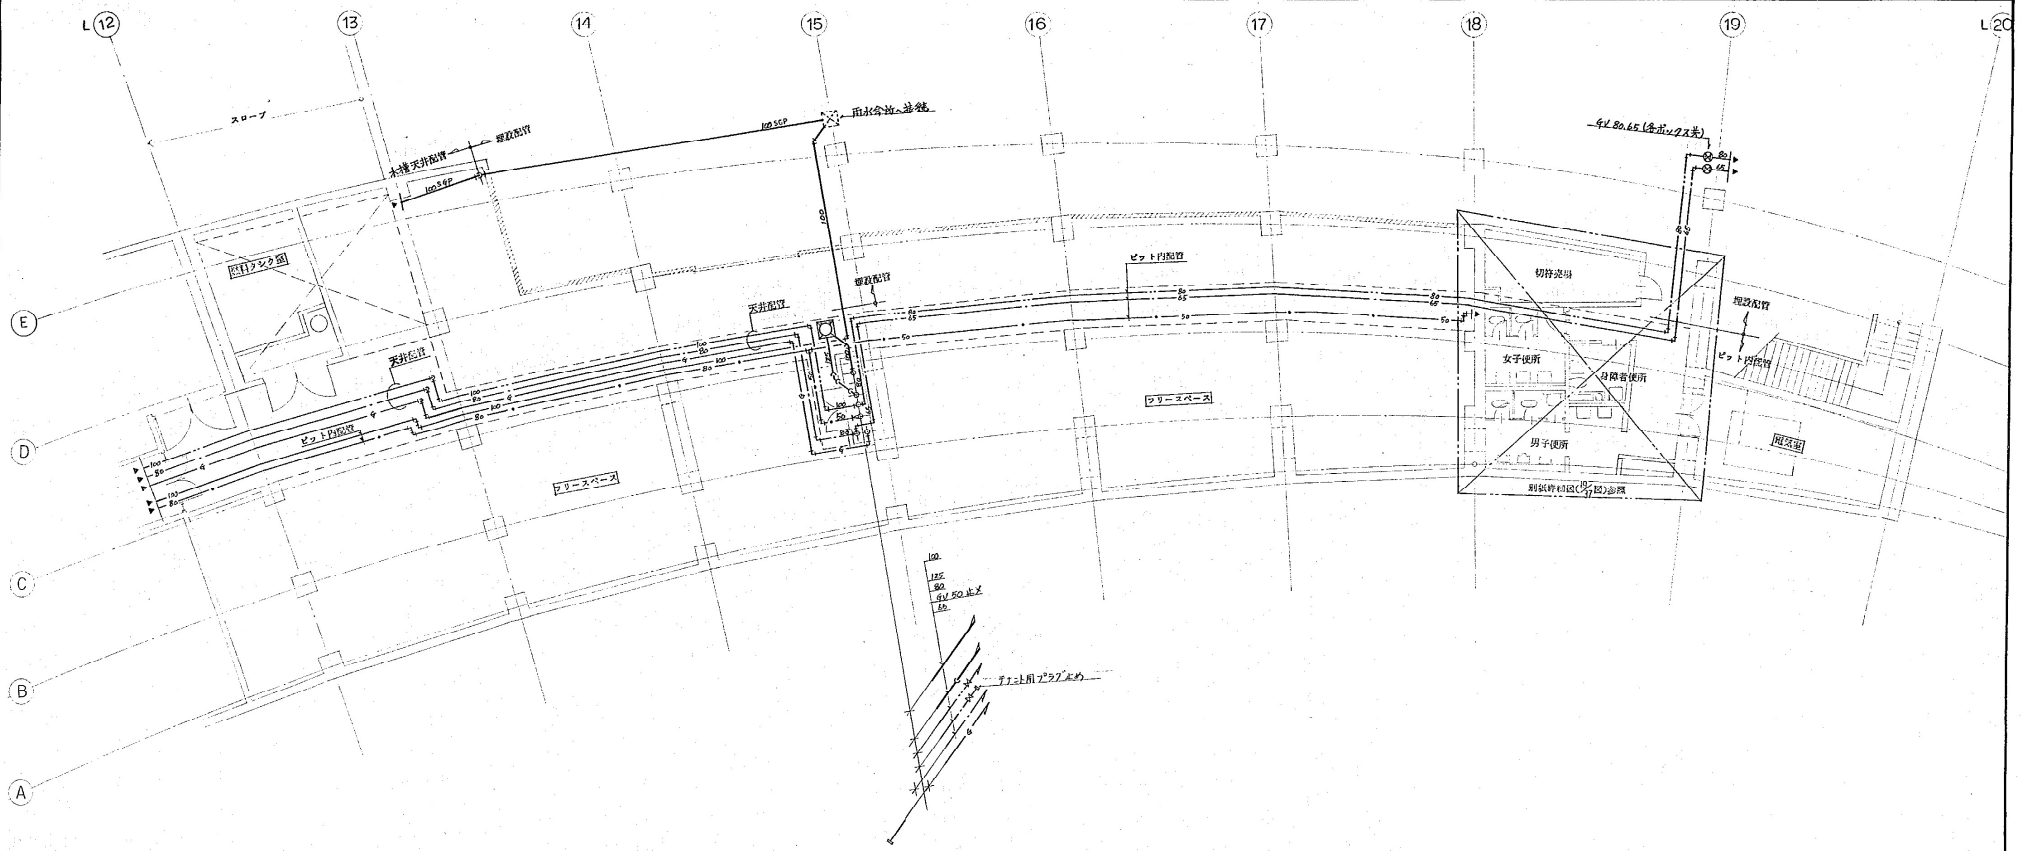

2 小便器洗浄器 図解図 洗浄器は室内埋込み式L管材質はVP-Wとする

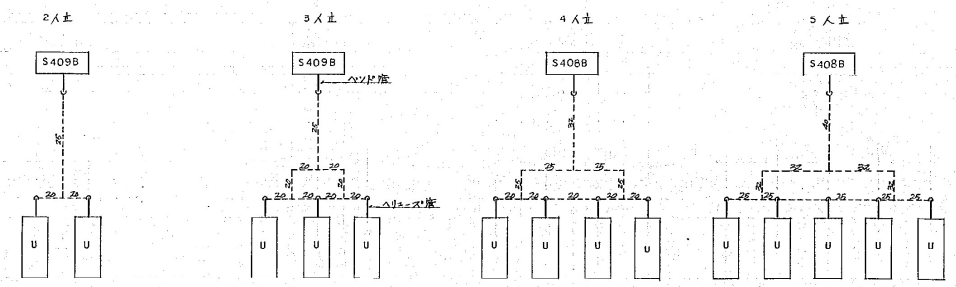


神戸総合運動公園野球場給排水設備工事 1階 平面詳細図 5 1:100 神戸市建設局管理課設計課	図面番号 16/37 図面リスト 大 棟長 保長 担 当 分類 A-4731 日付 2019.12.22 神戸市建設局管理課設計課
---	---

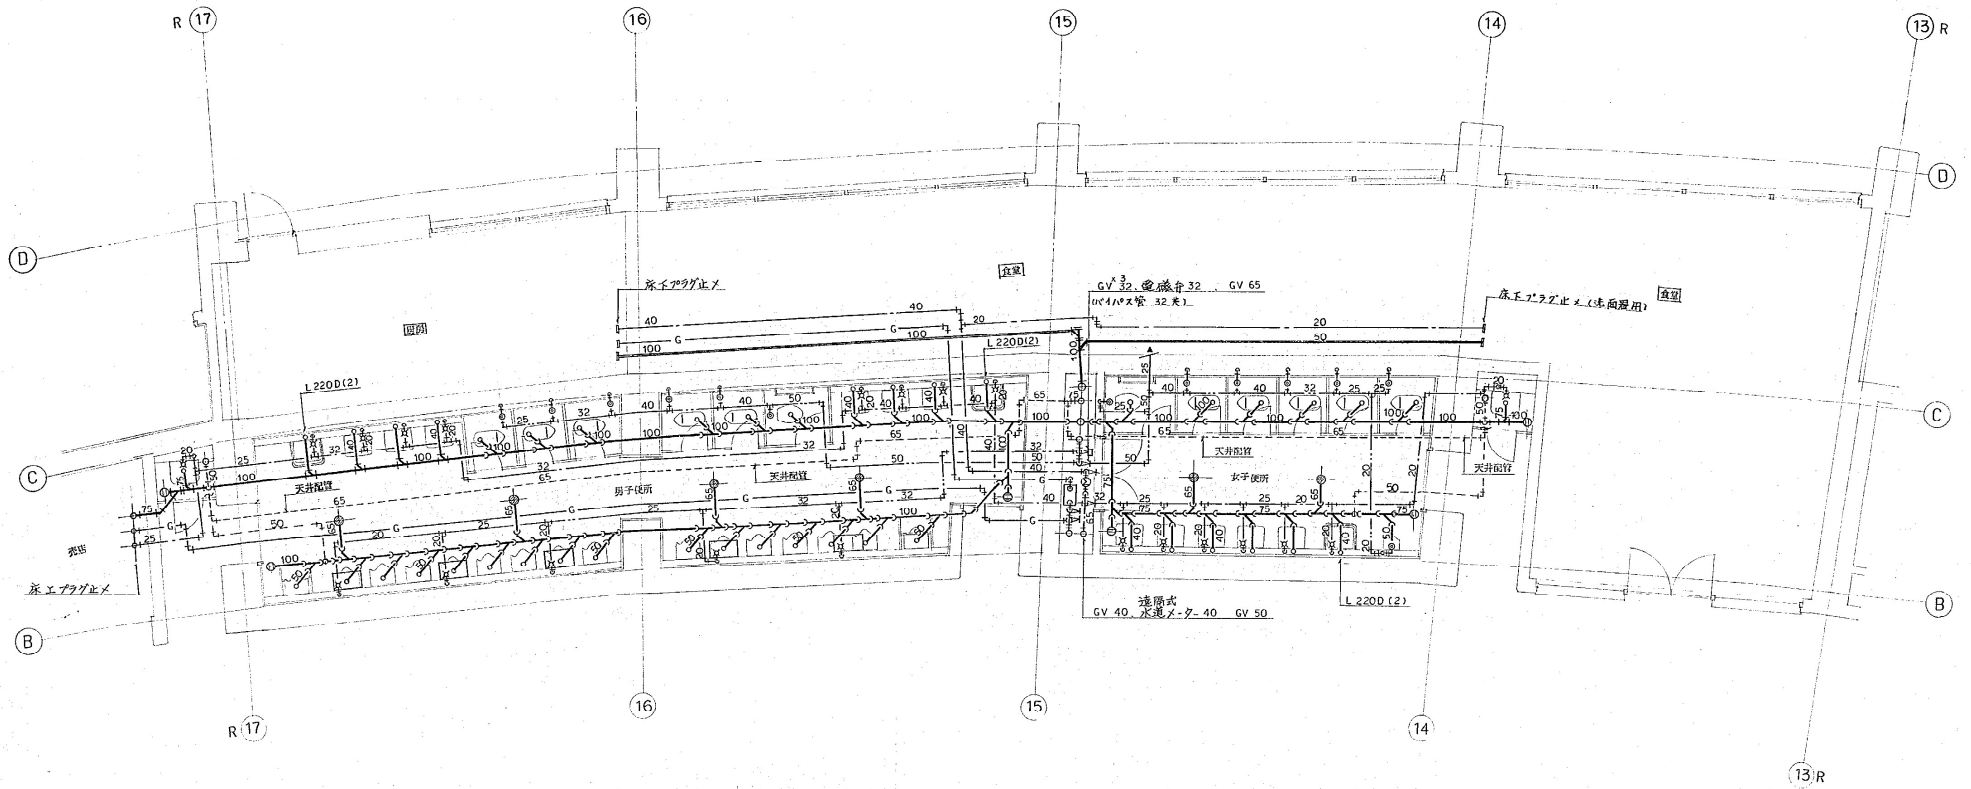

名称	規格	数量	備考
和風大便格	C 750 C	5	FV
暖掛便器	C 21	1	FV
小便器	U 307 C	16	
ハイタンク	S 408 B	1	4人立
→	S 409 B	4	3人立
洗面器	L 220 D	6	
→	L 220 D(2)	2	
鏡	SK 22 A	1	
床排水金物	T 5B 50	4	
床工補修口	COB 100	3	
鏡	TS114AEAY3	8	

名称	規格	数量	備考
和風大便格	C 750 C	5	FV
暖掛便器	C 21	1	FV
小便器	U 309 C	1	片知FV
洗面器	L 220 D	5	
→	L 220 D(2)	1	
鏡	SK 22 A	1	
床排水金物	T 5B 50	2	
床工補修口	COB 100	1	
→	COB 75	2	
鏡	TS114AEAY3	6	


昭和 60 年 度	神戸総合運動公園野球場給排水設備工事	図面番号	21/37
図面リスト控	尺 採表 採表 担 当	分類	A-473
2階便所 平面詳細図 1		発行	
1:50		コトニ 書込	
		神戸市建設局	

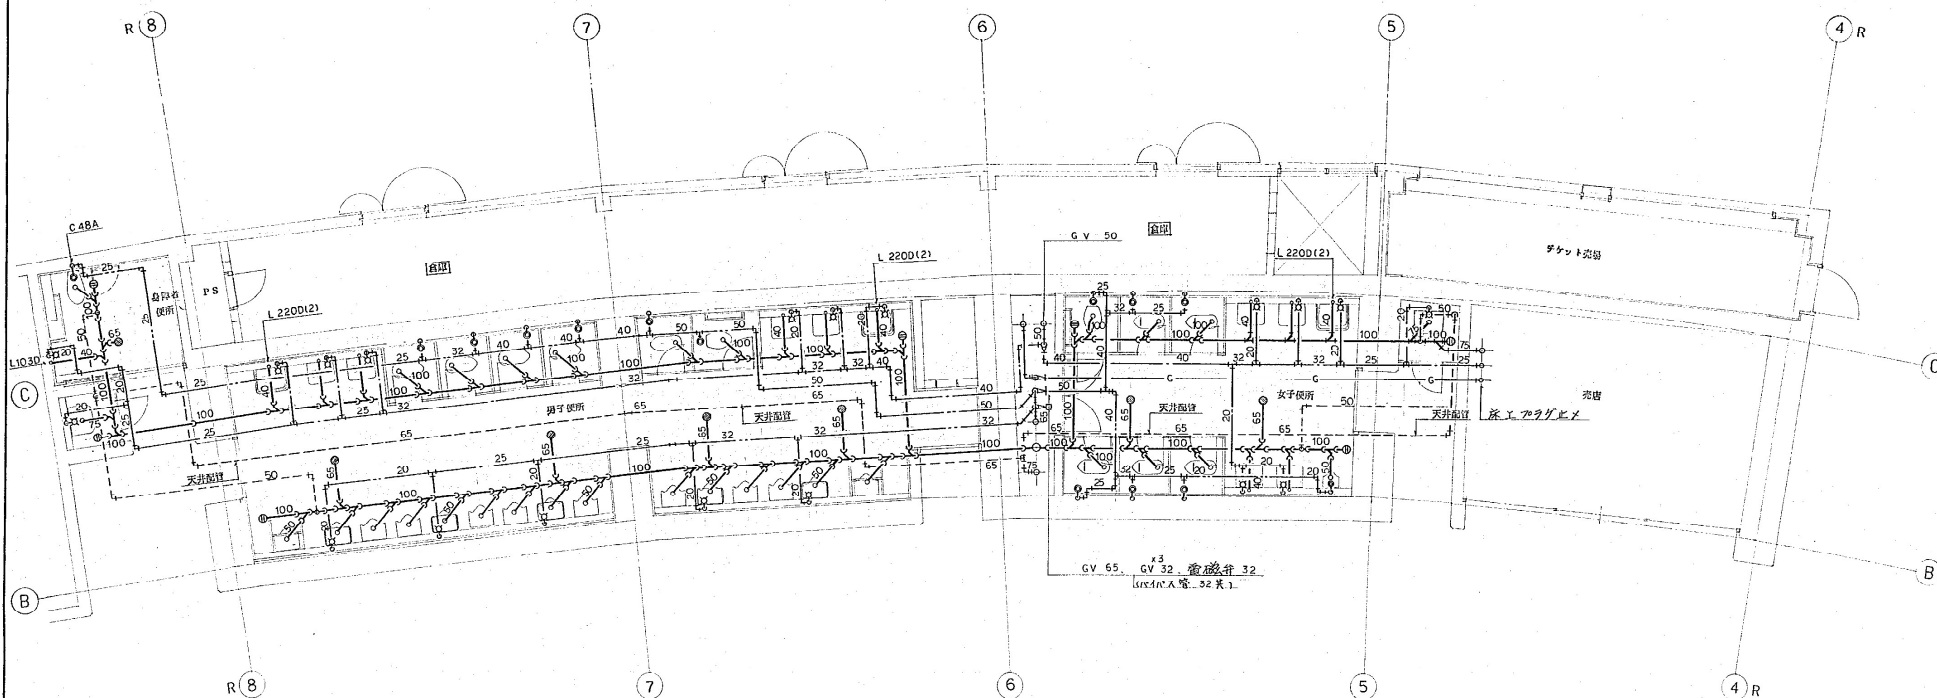

身障者便所 男子便所 器具表			
名称	機器	数量	備考
和風乾燥器	C 750 C	5	FV
腰掛便器	C 21	1	FV
〃	C 48 A	1	FV
小便器	U 307 C	15	
ハイタンク	S 409 B	5	3人並
洗面器	L 220 D	4	
〃	L 103 D	1	
〃	L 220D(2)	2	
捕集流し	SK 22 A	1	
床排水金物	T 5B 50	5	
床下排水口	COB 100	4	
鏡	LM 480	1	
〃	TSHAEAY3	6	

女子便所 器具表			
名称	機器	数量	備考
和風乾燥器	C 750 C	5	FV
腰掛便器	C 21	1	FV
小便器	U 309 C	1	感知FV
洗面器	L 220 D	4	
〃	L 220D(2)	1	
捕集流し	SK 22 A	1	
床排水金物	T 5B 50	2	
床下排水口	COB 100	3	
鏡	TSHAEAY3	5	


神戸総合運動公園野球場給排水設備工事 図面リスト控 大 課長 係長 技 士 2階 便所 平面詳細図 2 1:50 神戸市住宅局建築設計課	図面 番号 分類 記号 発行 年月日 1/18	22/37 A-473 コマ成 豊永 1/18
--	---	----------------------------------

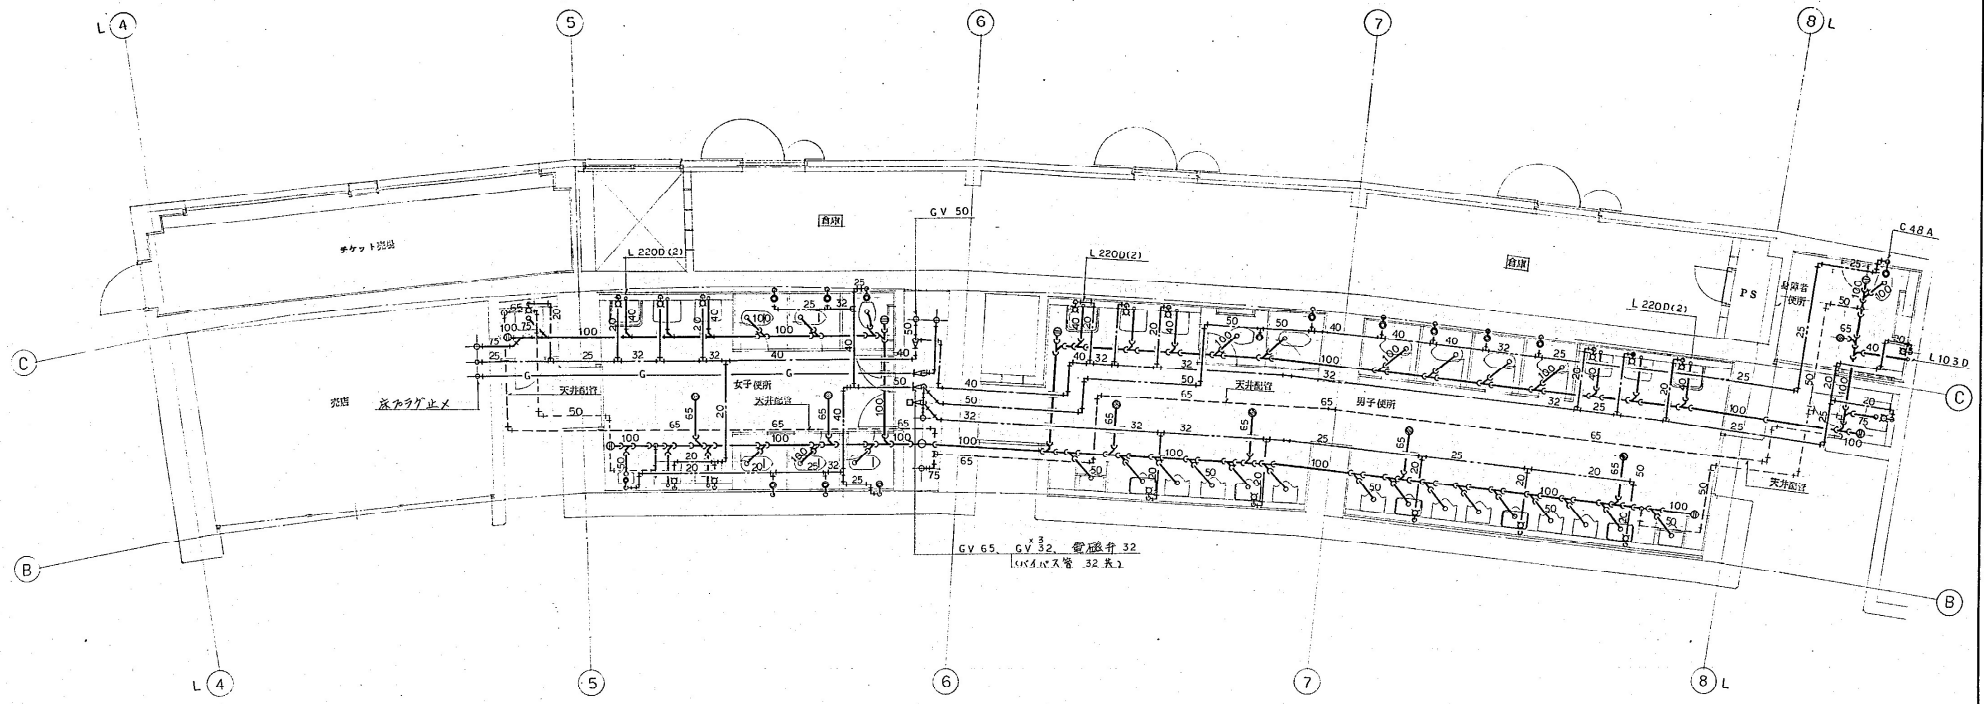

名称	型番	数量	備考
和風大便器	C 750 C	5	FV
腰掛便器	C 21	1	FV
小便器	U 309 C	1	和風FV
洗面器	L 220 D	4	
〃	L 220D(2)	1	
掃除流し	SK 22 A	1	
床排水金物	T 5B 50	2	
床工掃除口	COB 100	3	
鏡	TS19AEAY3	5	

名称	型番	数量	備考
和風大便器	C 750 C	5	FV
腰掛便器	C 21	1	FV
小便器	U 307 C	15	
ハイソック	S 409 B	5	3人並
洗面器	L 220 D	4	
〃	L 103 D	1	
〃	L 220D(2)	2	
掃除流し	SK 22 A	1	
床排水金物	T 5B 50	5	
床工掃除口	COB 100	4	
鏡	LM 48a	1	
〃	TS19AEAY3	6	

昭和 60 年 5 月	神戸総合運動公園野球場着給排水設備工事	図面番号	23/37
図面リスト控	尺 兼 長 係 長 担 当	分 類	A-4731
2階 便所 平面詳細図 3	1:50	設計者	〇 〇 〇 〇 〇
		神戸市住宅局建築設備課	〇 〇 〇 〇 〇
		5. 図 説	

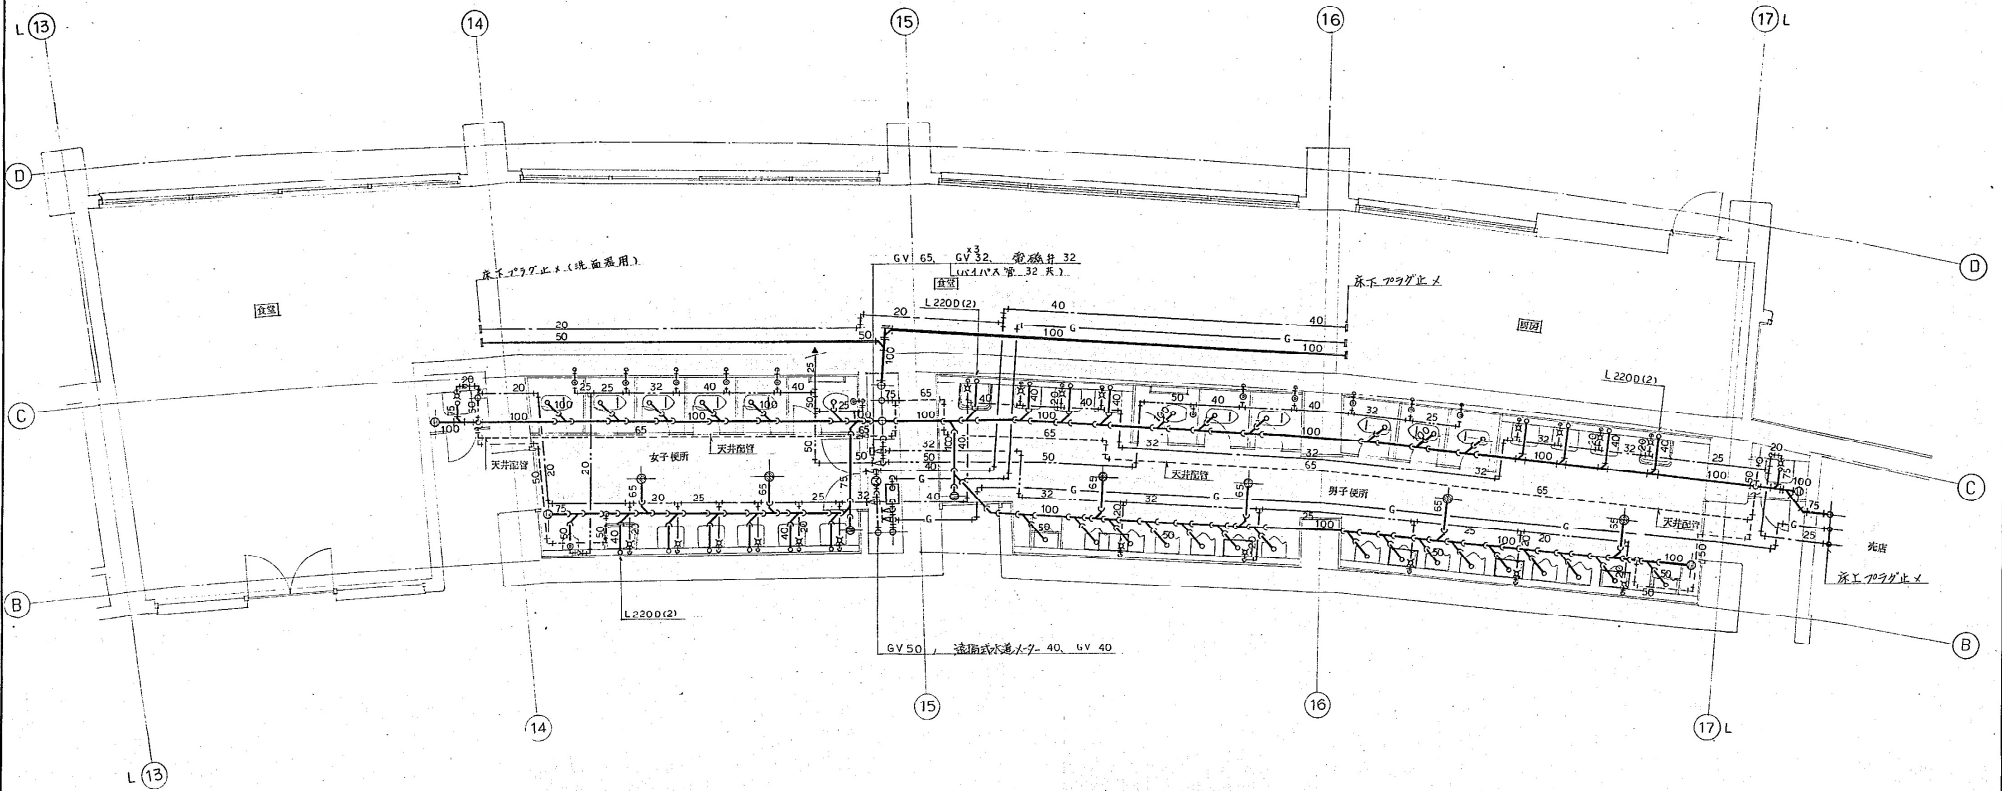

名称	箇所	数量	備考
和風水便器	C 750 C	5	FV
腰掛便器	C 21	1	FV
小便器	U 309 C	1	感知FV
洗面器	L 220 D	5	
	L 220D(2)	1	
捕排水レ	SK 22 A	1	
床排水金物	T 5B 50	2	
床工捕排水口	COB 100	1	
	COB 75	2	
鏡	TSUYAEAY 3	4	

名称	箇所	数量	備考
和風水便器	C 750 C	5	FV
腰掛便器	C 21	1	FV
小便器	U 307 C	16	
ハイタンク	S 408 B	1	4人並
	S 409 B	4	3人並
洗面器	L 220 D	6	
	L 220D(2)	2	
捕排水レ	SK 22 A	1	
床排水金物	T 5B 50	4	
床工捕排水口	COB 100	3	
鏡	TSUYAEAY 3	8	

昭和 60 年 4 月	神戸総合運動公園野球場 給排水設備工事	図面番号	24 / 37
図面リスト 階	2 階	図面担当者	大 塚 博 長 担 当
2階 便所 平面詳細図 4		図面校対者	A-4731
1:50	神戸市建設局 都市計画部 建築課	図面作成者	コウケン 豊原 成
		図面作成日	昭和 60 年 4 月 15 日
		図面枚数	5 枚 図版