

ライト側




レフト側

3階

2階

1階天井裏

1階

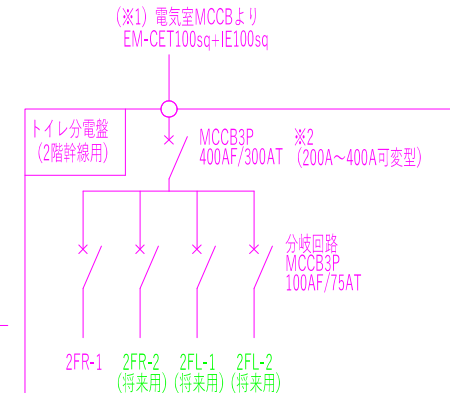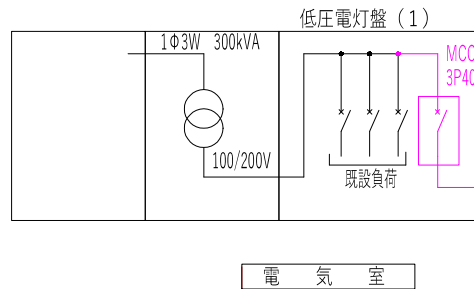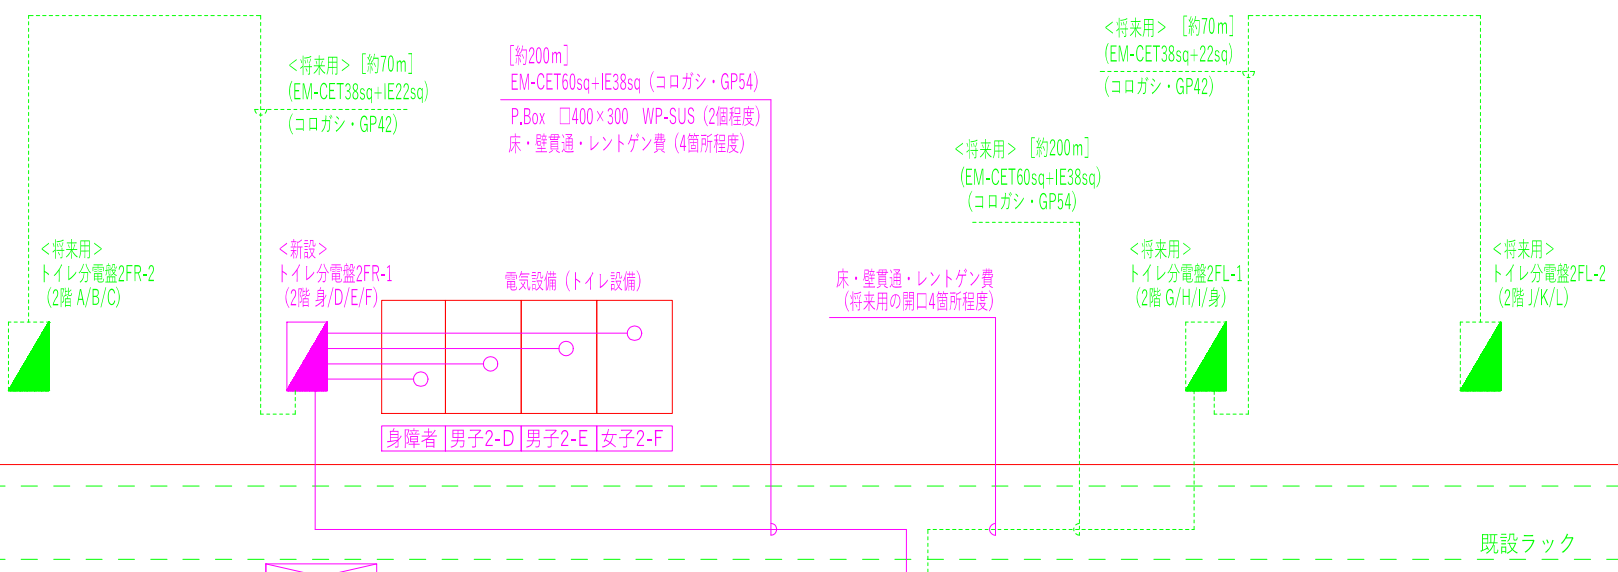

[特記事項]

- 1.電気室の停電は令和7年12月の全館停電日を行うこと。
- 2.盤類は屋内(銅板製)・屋外(SUS-WP)とし、国産仕様とする。
- 3.電気室周りの配線計画は現地詳細調査の上で施工を行うこと。


[凡 例]

- 本事業対象
- - - 本事業対象外
- 電気室(既設)
- 部屋名等

本系統図は施工の参考とするのもであり、現地調査・詳細設計を行った上で容量・仕様を決定し、施工のこと。
(ただし図中※2の部分は可変型とすること)

神戸市建設局公園整備課		図面番号	E-O1
令和6年度 神戸総合運動公園野球場トイレ改修業務			
図面リスト		縮尺	施設番号
(電気設備工事)		N.S. (A3)	A-4731-00
幹線設備 参考系統図			
1 2 3 4 5 5cmA 3図版			

ほっともっとフィールド神戸

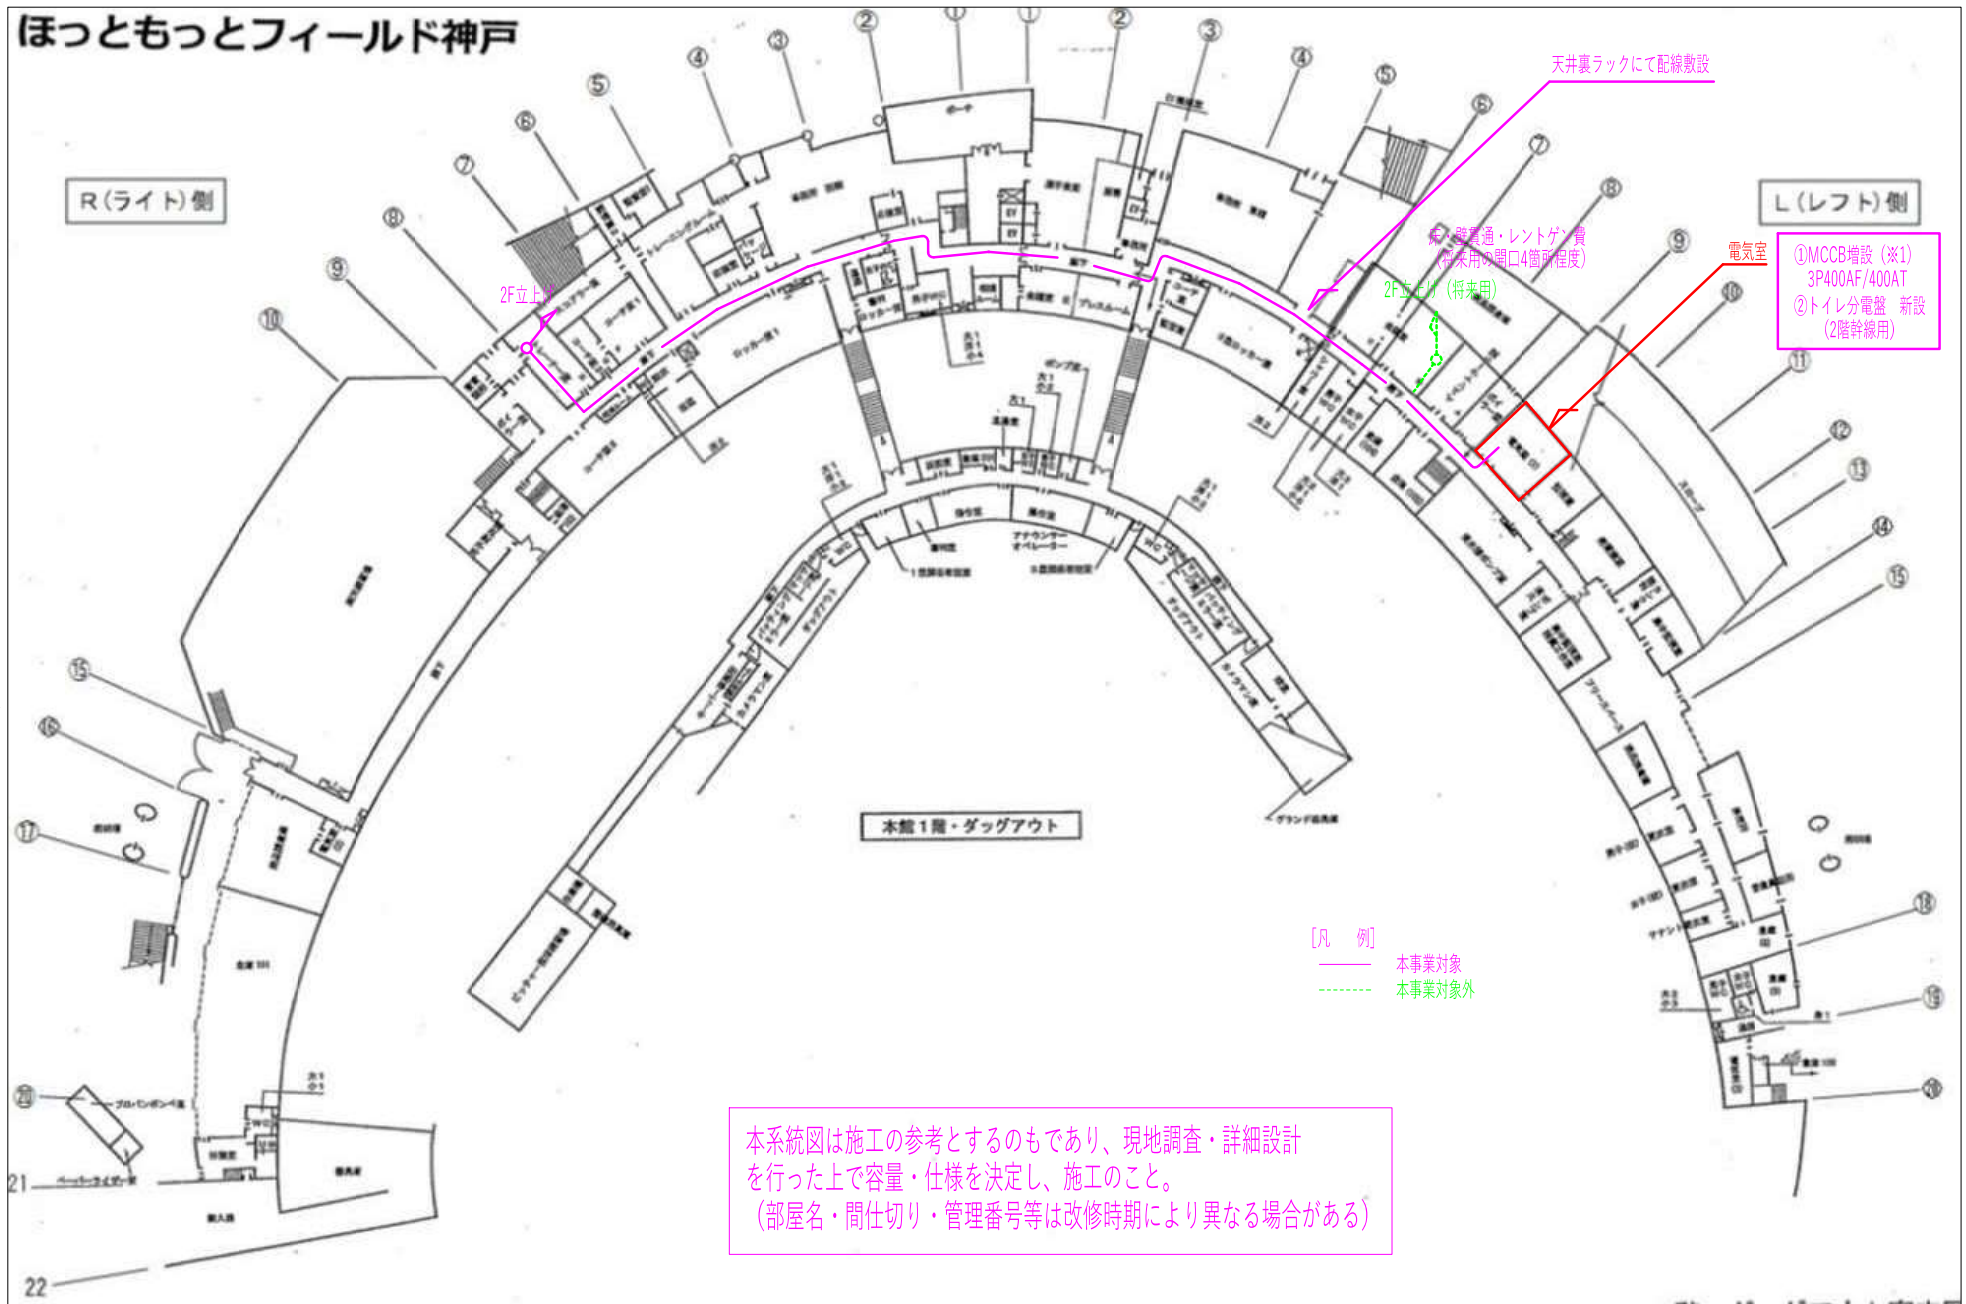

R(ライト側)

L(レフト側)


本館1階・ダグアウト

[凡 例]
 ——— 本事業対象
 - - - - - 本事業対象外

本系統図は施工の参考とするのもであり、現地調査・詳細設計を行った上で容量・仕様を決定し、施工のこと。
 (部屋名・間仕切り・管理番号等は改修時期により異なる場合がある)

①MCCB増設 (※1)
 3P400AF/400AT
 ②トイレ分電盤 新設
 (2階幹線用)

ほっともっとフィールド神戸

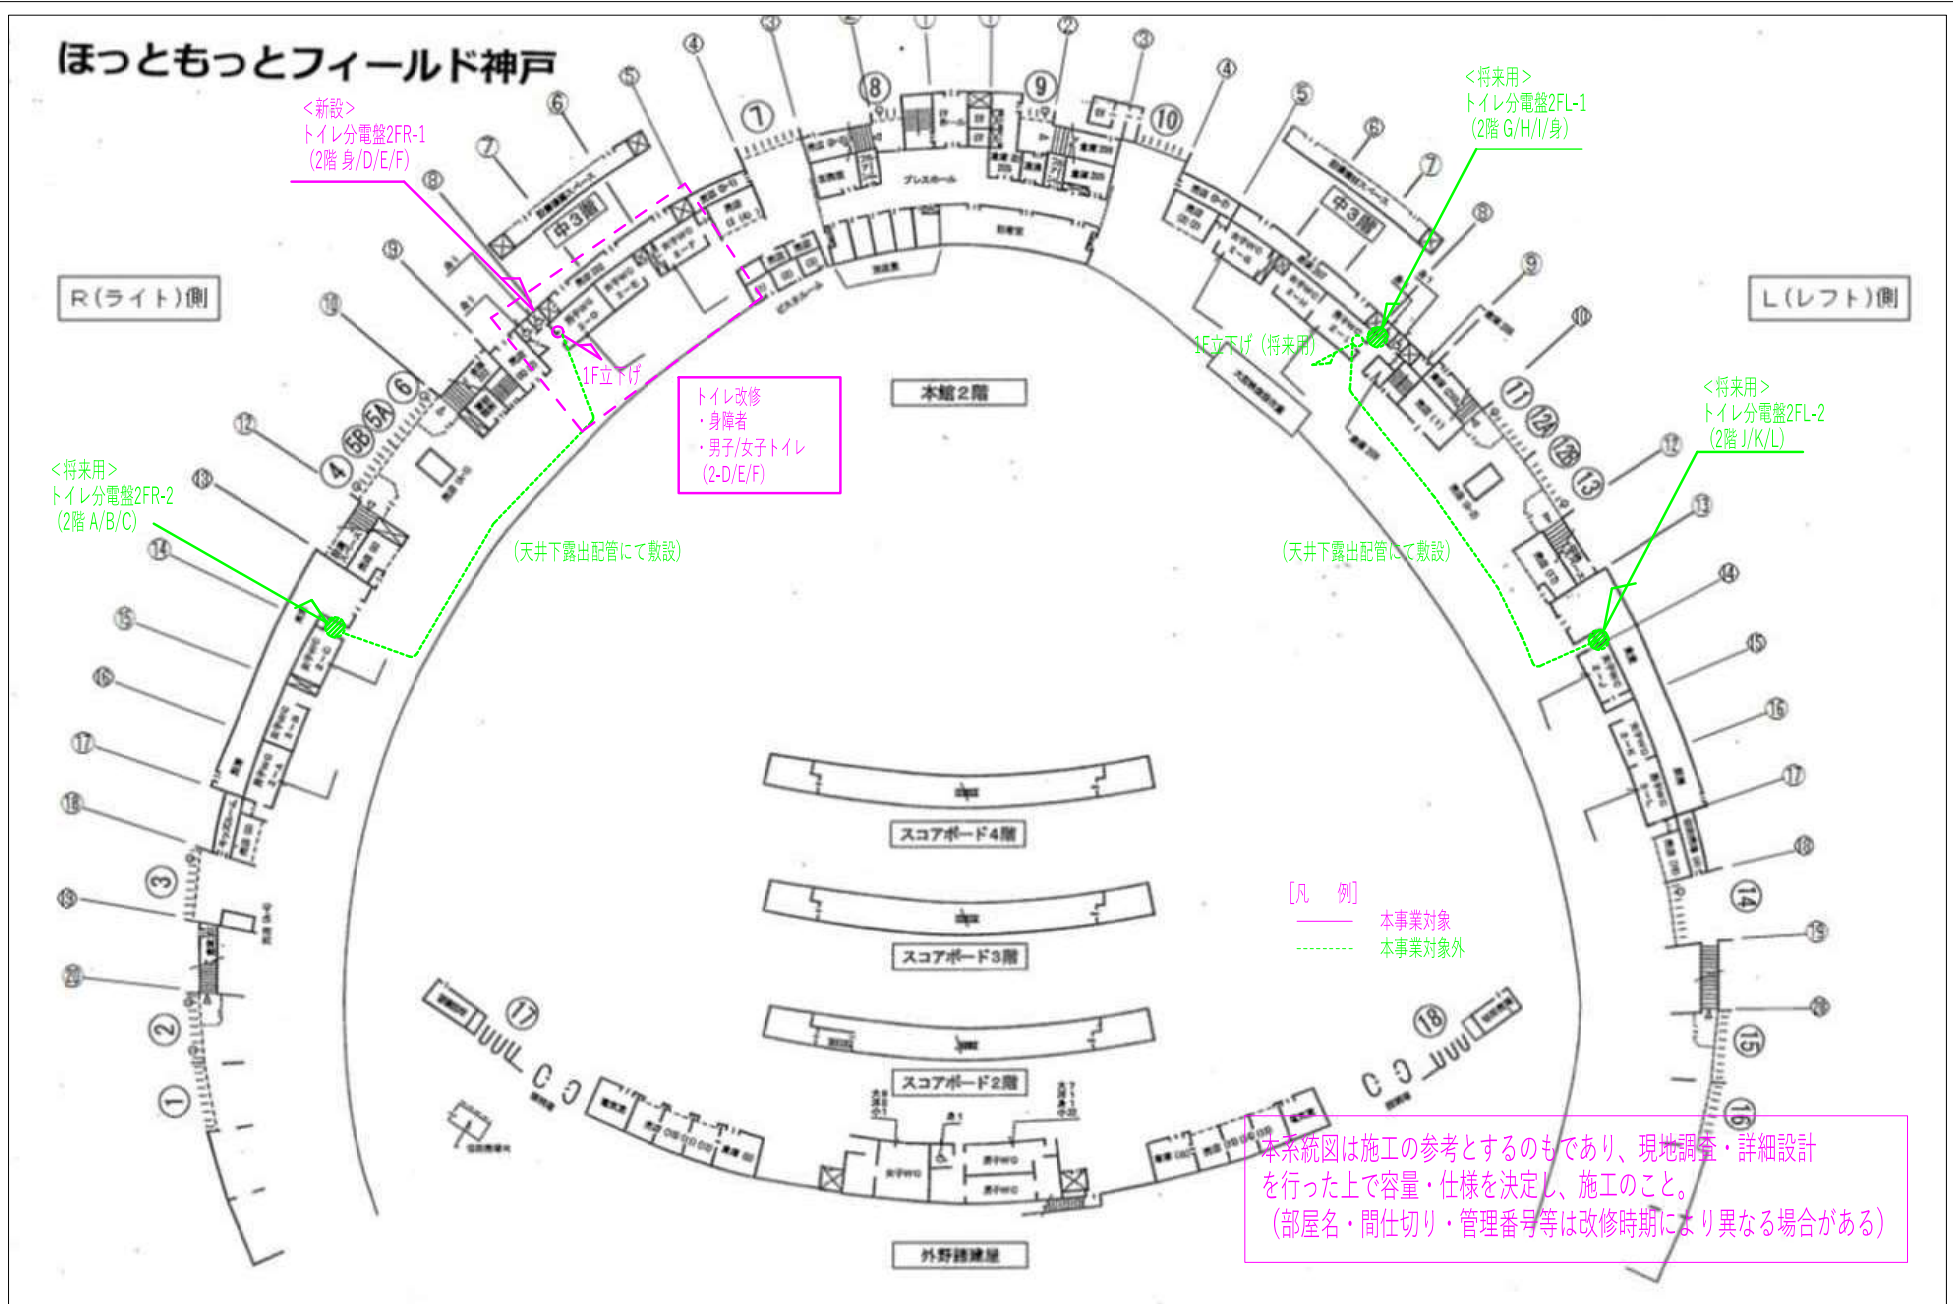

本系統図は施工の参考とするのもであり、現地調査・詳細設計を行った上で容量・仕様を決定し、施工のこと。
(部屋名・間仕切り・管理番号等は改修時期により異なる場合がある)